


# PRZEKRÓJ B-B

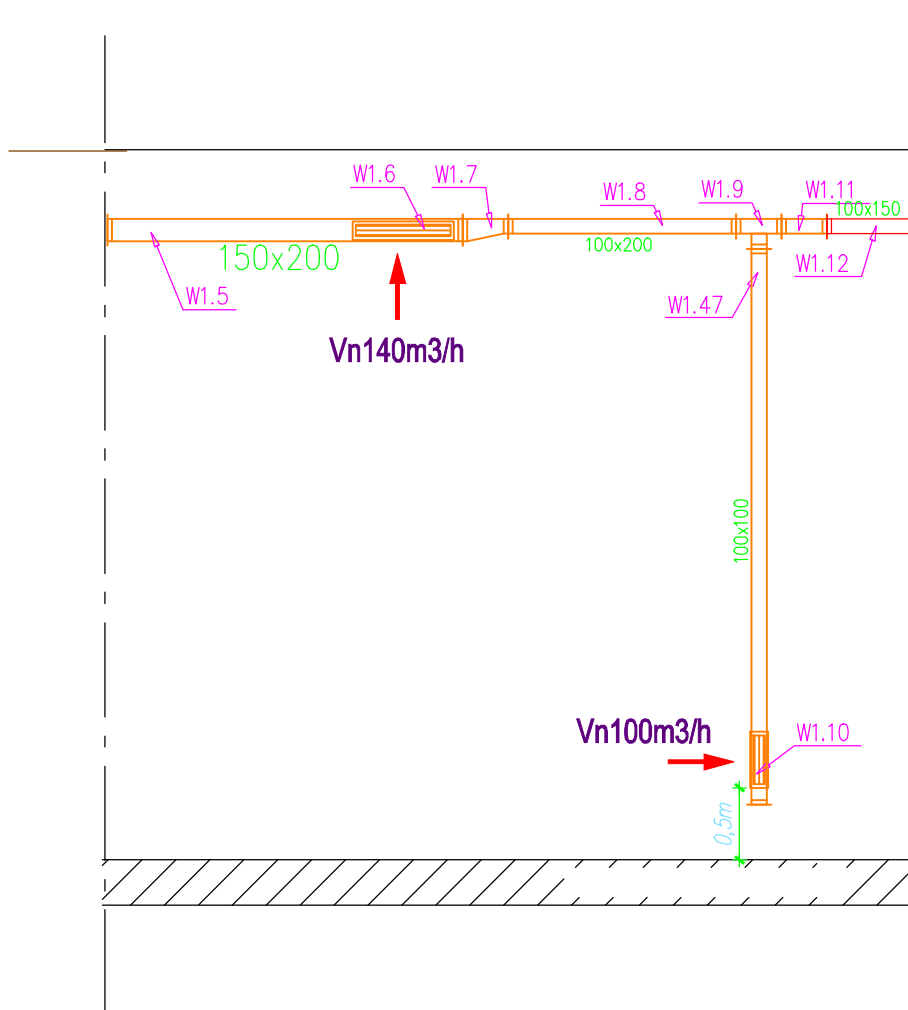

JEDNOSTKA PROJEKTOWA

IR SANIT

USŁUGI PROJEKTOWE – IRENEUSZ PIOTROWSKI

tel. 508 41 40 02

e-mail: irekpiotrowski@wp.pl

NAZWA I ADRES INWESTYCJI

ROZBUDOWA ZAPLECZA DYDAKTYCZNEGO  
ZESPOŁU SZKÓŁ IM. M. KOPERNIKA  
W BEŁŻYCACH PRZY UL. WILCZYŃSKIEGO 98

INWESTOR

POWIAT LUBELSKI W LUBLINIE  
UL. SPOKOJNA 9, 20-074 LUBLIN

STADIUM

PROJ. BUD.

BRANŻA

SANITARNA

PODPIS

PROJEKTOWAŁ:

mgr inż. Andrzej Przekora  
upr. bud. 2186/Lb/84

OPRACOWAŁ:

mgr inż. Ireneusz Piotrowski

SPRAWDZIŁ:

mgr inż. Przemysław Głuszczka  
upr. bud. LUB/0181/PWOS/09

TYTUŁ RYSUNKU

Wentylacja mechaniczna  
– przekrój B-B

NR RYS.

2

SKALA

1:50

05.2010